


MCR1  
● MIKROFALOWA CZUJKA OBECNOŚCI I RUCHU (KĄT WIDZENIA 360°)

○ PODTYNKOWY ŁĄCZNIK 1-BIEGUNOWY

⌘ PODTYNKOWY ŁĄCZNIK ŚWIECZNIKOWY

⊗ HERMETYCZNY ŁĄCZNIK 1-BIEGUNOWY

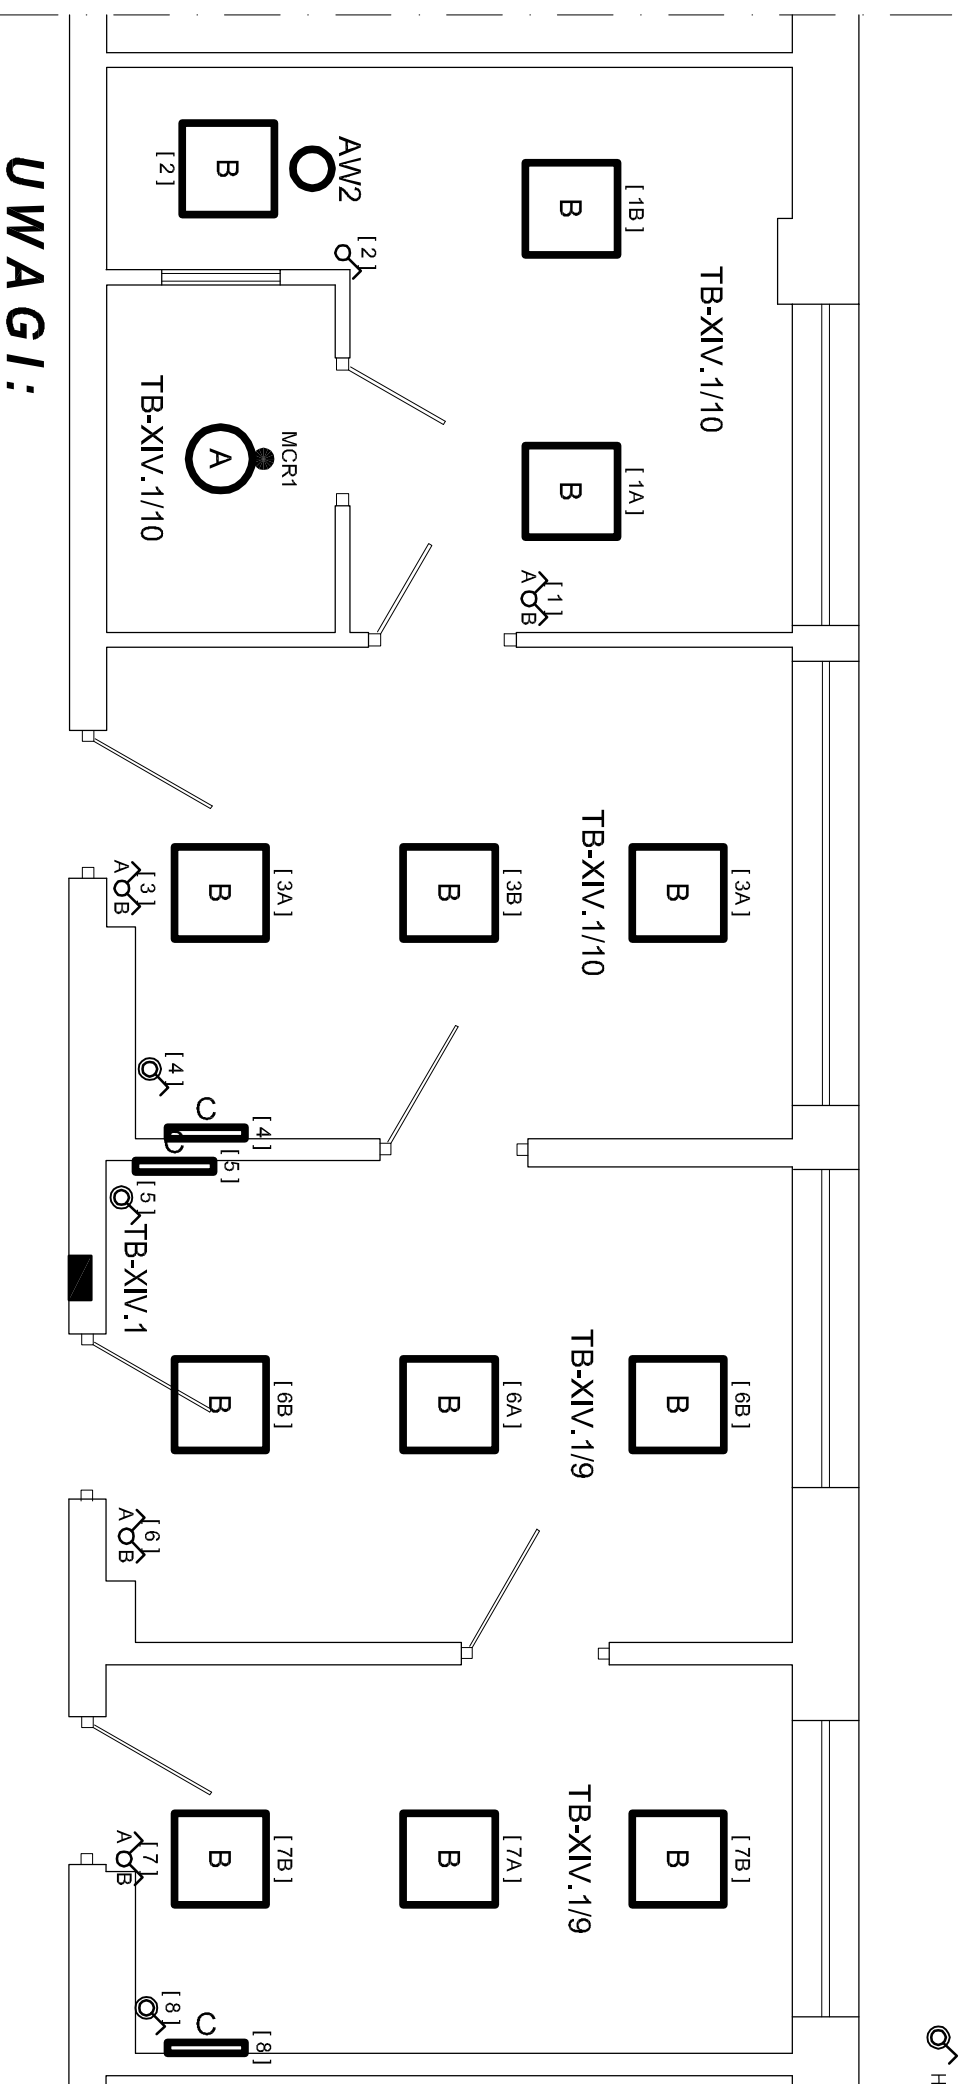

## UWAGI:

1. INSTALACJE WYKONAĆ PRZEWODEM YDY-żo4/3x1, 5mm<sup>2</sup> I YDY2x1, 5mm<sup>2</sup>, PRZEWODY W TYNKU.
2. PRZEJŚCIA PRZEWODÓW PRZEZ ŚCIANY OSŁONIĆ PRZEPUSTAMI Z METALOWCH Ø25mm. PRZEPUSTY USZCZELNIĆ MASĄ OGNIODOPORNĄ PH90
3. ŁĄCZNIKI INSTALOWAĆ 1,5m NAD POSADZKĄ.
4. ŁĄCZENIE PRZEWODÓW W PUSZKACH Ø80mm OSADZONYCH W TYNKU.
5. TRASY GŁÓWNYCH CIĄGÓW PRZEWODÓW POKAZANO NA PLANIE GNIAZD WTYKOWYCH.
6. OPRAWY OŚWIETLENIA EWAKUACYJNEGO (AW...) DZIAŁAJĄ NA CIEMNO (ŚWIECĄ PRZY ZANIKU ZASILANIA Z ZEWNĘTRZNEJ SIECI ELEKTROENERGETYCZNEJ).
7. OPRAWY Z OZNACZENIEM C MONTOWAĆ NA ŚCIANIE 2m NAD PODŁOGĄ.

## INDEX OPRAW:

- A OPRAWA OŚWIETLENIA OGÓLNEGO. ŹRÓDŁO ŚWIATŁA LED. 3800Lm. PRZEŚLONA POLIWĘGLAN. ZASILACZ E, IP65, 35W
- B OPRAWA OŚWIETLENIA OGÓLNEGO. ŹRÓDŁO ŚWIATŁA LED. 5800Lm. PRZEŚLONA MIKROPRYZMATYCZNA. ZASILACZ E, IP44, 40W
- C OPRAWA OŚWIETLENIA OGÓLNEGO-DODATKOWEGO. ŹRÓDŁO ŚWIATŁA LED. 2200Lm. PRZEŚLONA OPALIZOWANA PIMMA, ZASILACZ E, IP44, 16W

01	03.2018	DO INFORMACJI	JACEK SIEDLECKI elektryk-projektant nr upr. bud. 79/69/WL			
WYDANIE: DATA:		CEL WYDANIA:	OPRACOWAŁ:	PROJEKTOWAŁ:	SPRAWDZIŁ:	
INWESTOR: <b>MIEJSKIE CENTRUM MEDYCZNE "WIDZEW" W ŁODZI.</b> UL. PIŁSUDSKIEGO 157 92-332 ŁÓDŹ						
OPRACOWANIE: PRACOWNIA PROJEKTOWA ELEKTROENERGETYKI <b>PROJEKT JACEK SIEDLECKI</b>						
AL. WYSZYŃSKIEGO 33/20 94-047 ŁÓDŹ TEL: 603 674341						
ODTWARZANIE RYSUNKU W CAŁOŚCI, WZGLĘDNIENIE JEJEGO CZĘŚCI, MOŻE NASTĄPIĆ TYLKO WYŁĄCZNIE ZA ZGODĄ AUTORÓW. RYSUNEK CHRONIONY PRAWEM AUTORSKIM ZGODNIE Z USTAWĄ NR 83 z dn. 04.02.1994 Dz.U. Nr 24 z 1994r.						
OPRACOWAŁ: JACEK SIEDLECKI	DATA: 2018	TYTUŁ: PROJEKT INSTALACJI ELEKTRYCZNYCH W POMIESZCZENIACH PORADNI GINEKOLOGICZNEJ, ORTOPEDYCZNEJ, LARYNGOLOGICZNEJ I OLUSTYCZNEJ W BUDYNKU MCM-WIDZEW W ŁODZI UL. PIŁSUDSKIEGO 157	PORADNIA LARYNGOLOGICZNA. OŚWIETLENIE OGÓLNE, EWAKUACYJNE I KIERUNKOWE.			
PROJEKTOWAŁ: JACEK SIEDLECKI	DATA: 2018	TYTUŁ: PROJEKT INSTALACJI ELEKTRYCZNYCH W POMIESZCZENIACH PORADNI GINEKOLOGICZNEJ, ORTOPEDYCZNEJ, LARYNGOLOGICZNEJ I OLUSTYCZNEJ W BUDYNKU MCM-WIDZEW W ŁODZI UL. PIŁSUDSKIEGO 157	PORADNIA LARYNGOLOGICZNA. OŚWIETLENIE OGÓLNE, EWAKUACYJNE I KIERUNKOWE.			
SPRAWDZIŁ:						
SKALA: 1:100	NR ZIECZENIA LUB UMOCNIENIA KOD RYSUNKU: 2018S17E-01	FAZKA: PB	FORMAŁT: A3	NR PROJEKTU: 201817	NR RYSUNKU: E-04	WYDANIE: 01